


1 PLANTA BAIXA

ESCALA 1:200

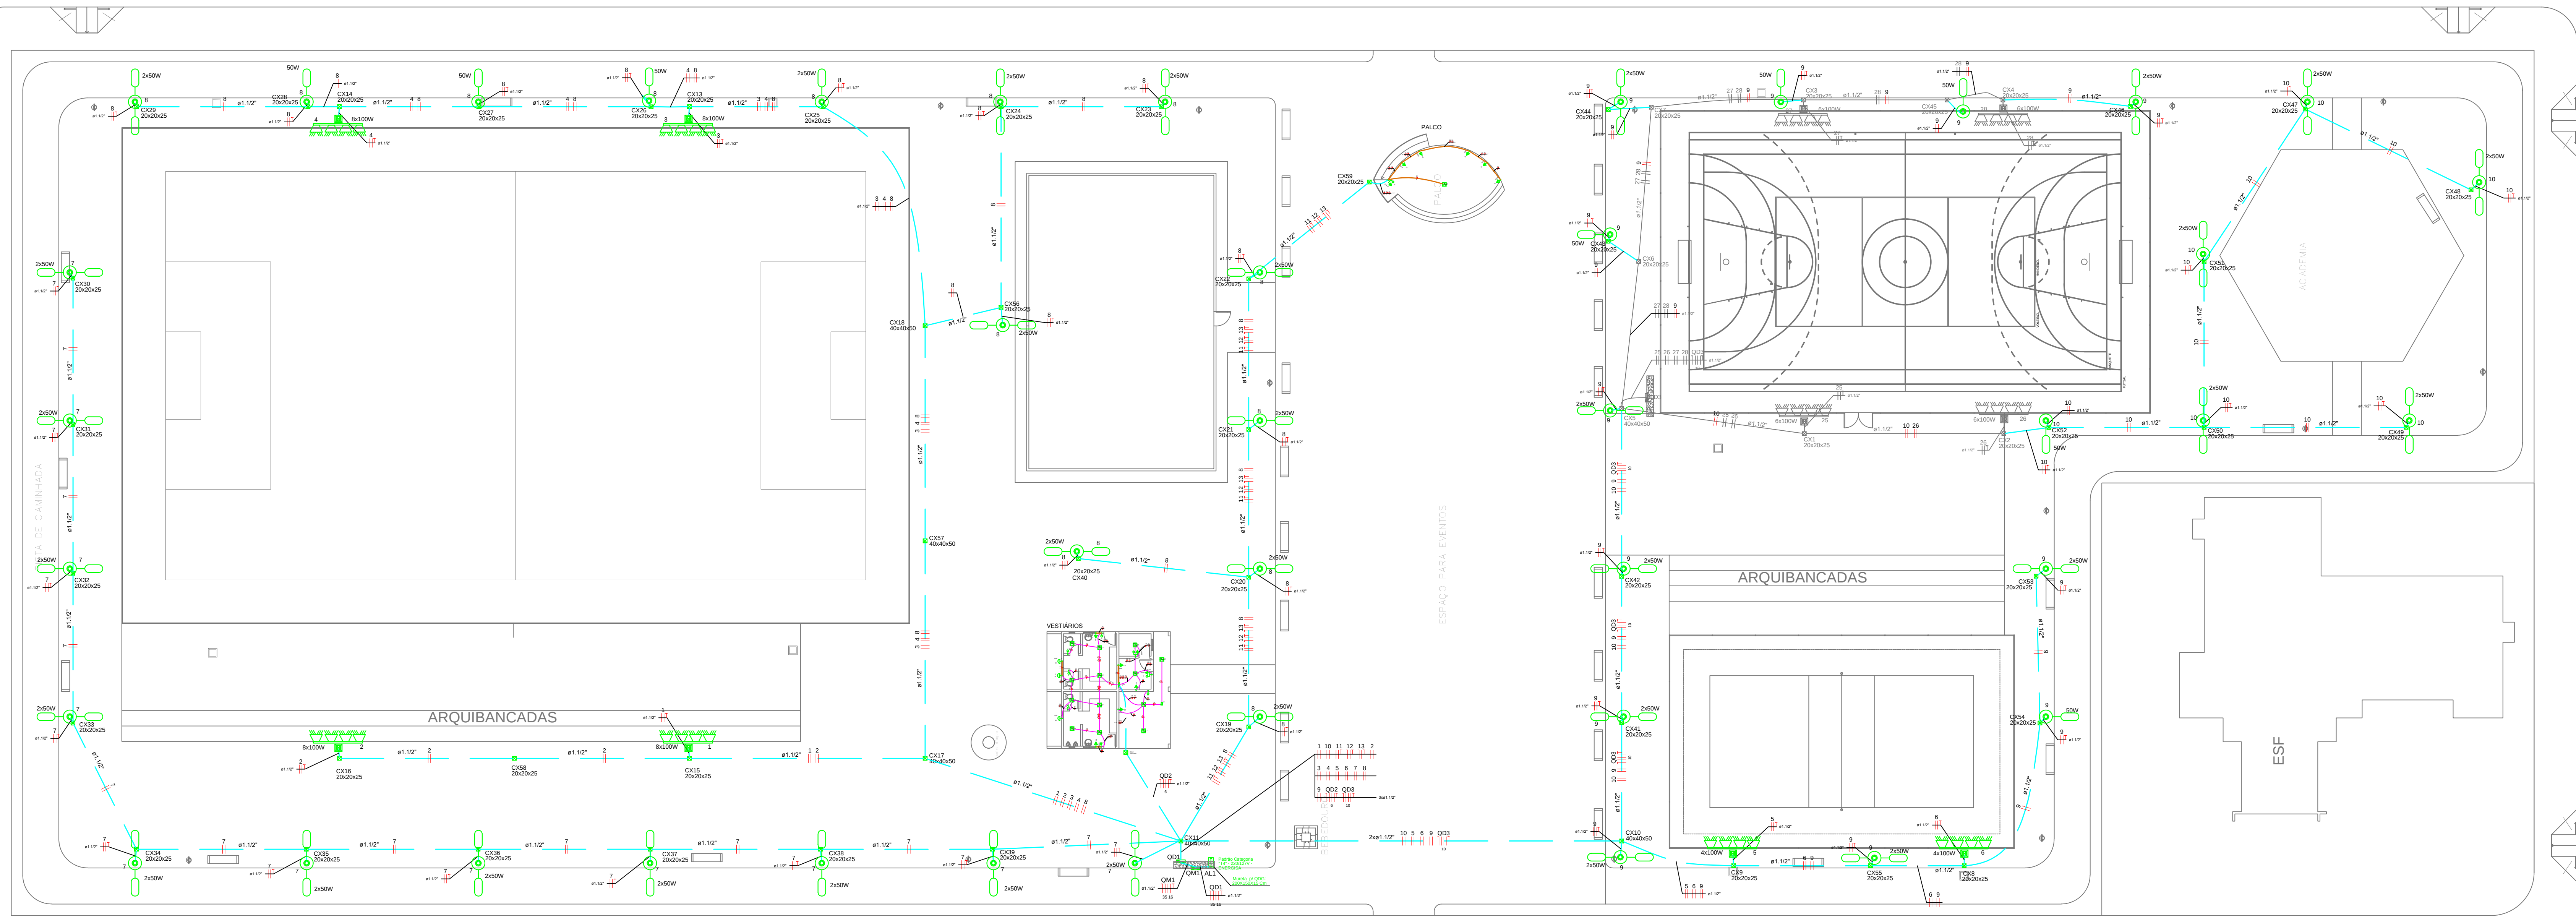

4 QUADRO DE CARGAS E DEMANDA


SEM ESCALA

Quadro de Demanda (QD1)			
Tipo de carga	Quantidade	Fator de demanda	Demanda (kW)
Iluminação e TUGS (Cabo e sem cabo)	27,10	0,85	23,03
Reserva (TUGS (Cabo e sem cabo))	2,90	0,85	2,41
TOTAL			25,62

Quadro de Cargas (QD2)															
Circuito	Descrição	Equipamento	Método	Tensão	Pot. Nom. (VA)	Pot. Nom. (VA)	Pot. Nom. (VA)	Pot. Nom. (VA)	Pot. Nom. (VA)	Pot. Nom. (VA)	Pot. Nom. (VA)	Pot. Nom. (VA)	Pot. Nom. (VA)	Pot. Nom. (VA)	Pot. Nom. (VA)
QD2	3P+NT	BL	200V/127V	4000	4000	4000	4000	4000	4000	4000	4000	4000	4000	4000	4000
1	POSTE 1 CAMPO	F+H	BL	220V	880	600	SH-T	400	400	100	100	100	100	100	100
2	POSTE 2 CAMPO	F+H	BL	220V	880	600	SH-T	400	400	100	100	100	100	100	100
3	POSTE 3 CAMPO	F+H	BL	220V	880	600	SH-T	400	400	100	100	100	100	100	100
4	POSTE 4 CAMPO	F+H	BL	220V	880	600	SH-T	400	400	100	100	100	100	100	100
5	POSTE 5 QUADRA AREIA	F+H	BL	220V	440	300	SH-T	200	200	100	100	100	100	100	100
6	POSTE 6 QUADRA AREIA	F+H	BL	220V	440	300	SH-T	200	200	100	100	100	100	100	100
7	ILUMINAÇÃO 1 PISTA DE CAMBANHACA	F+H	BL	220V	1300	1300	RHS	650	650	100	100	100	100	100	100
8	ILUMINAÇÃO 2 PISTA DE CAMBANHACA	F+H	BL	220V	1300	1300	RHS	650	650	100	100	100	100	100	100
9	ILUMINAÇÃO 3 PISTA DE CAMBANHACA	F+H	BL	220V	1300	1300	RHS	650	650	100	100	100	100	100	100
10	ILUMINAÇÃO 4 PISTA DE CAMBANHACA	F+H	BL	220V	1300	1300	RHS	650	650	100	100	100	100	100	100
11	TUGS 1 PALCO (PISO)	F+H-T	BL	220V	600	600	SH-T	300	300	100	100	100	100	100	100
12	TUGS 2 PALCO	F+H-T	BL	220V	600	600	SH-T	300	300	100	100	100	100	100	100
13	ILUMINAÇÃO PALCO	F+H-T	BL	220V	1000	1000	RHS	500	500	100	100	100	100	100	100
14	Reserva	F+H-T	BL	220V	1000	1000	RHS	500	500	100	100	100	100	100	100
15	Reserva	F+H-T	BL	220V	1000	1000	RHS	500	500	100	100	100	100	100	100
16	Reserva	F+H-T	BL	220V	1000	1000	RHS	500	500	100	100	100	100	100	100
17	Reserva	F+H-T	BL	220V	1000	1000	RHS	500	500	100	100	100	100	100	100
TOTAL					24104	20000	RHS-T	7700	7000	7000	7000	7000	7000	7000	7000

6 PLANTA BAIXA - VESTIÁRIOS

ESCALA 1:50

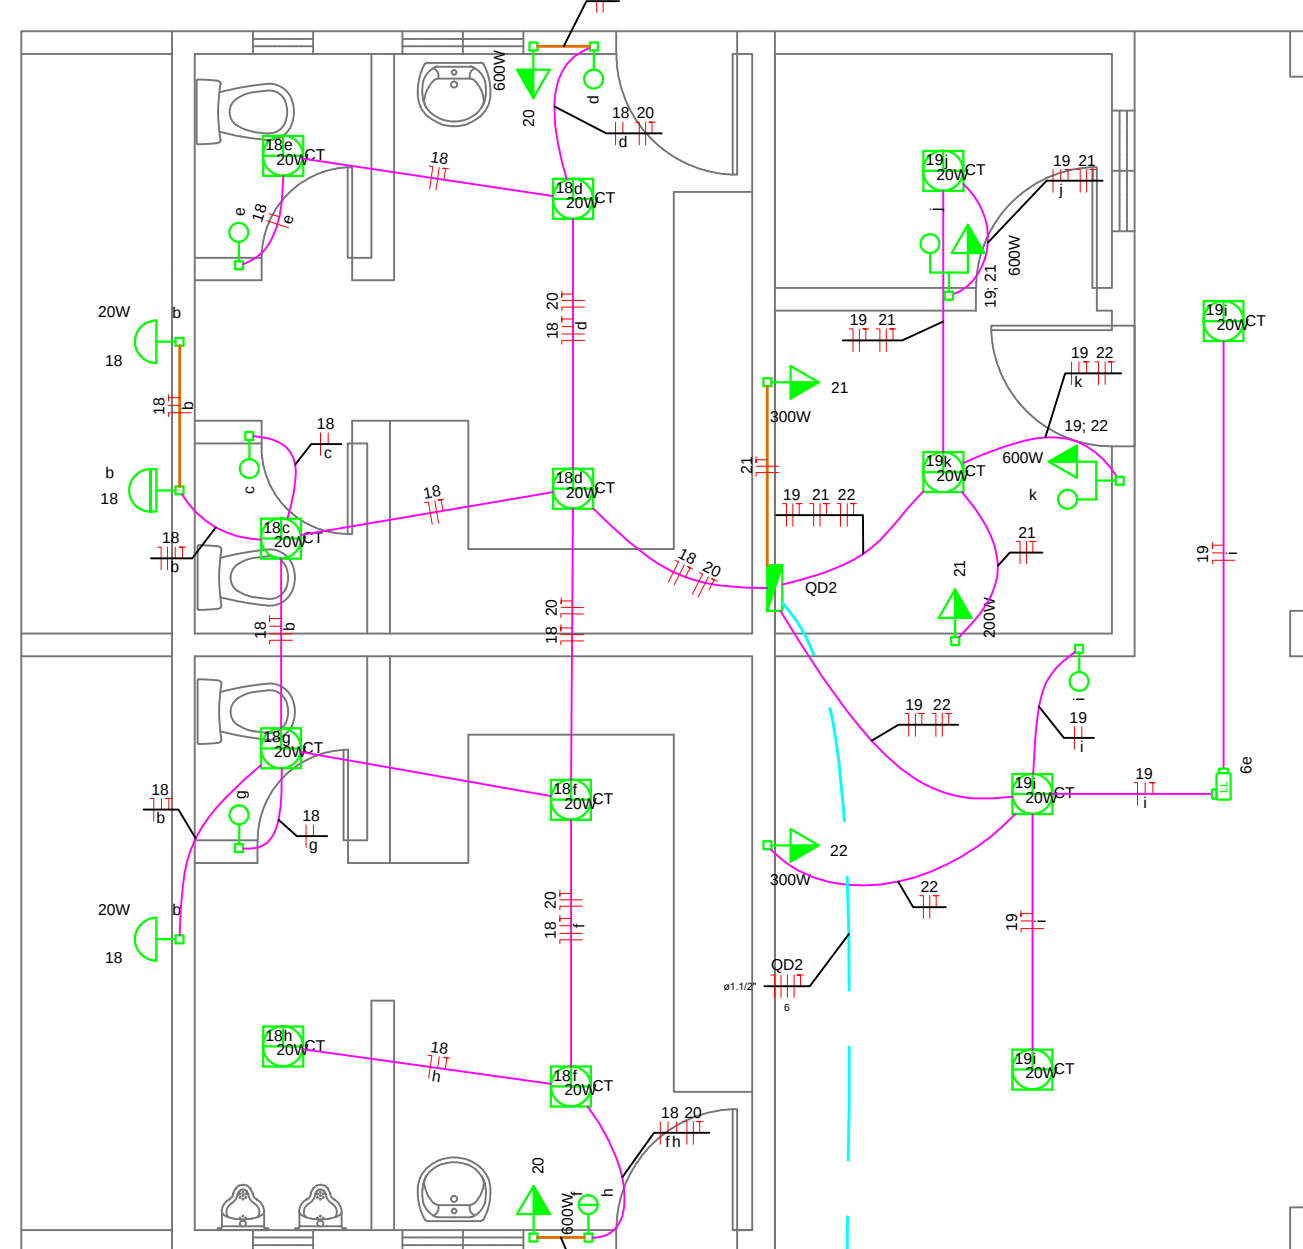

7 QUADRO DE CARGAS - VESTIÁRIOS

SEM ESCALA

Quadro de Cargas (QD3)															
Circuito	Descrição	Equipamento	Método	Tensão	Pot. Nom. (VA)	Pot. Nom. (VA)	Pot. Nom. (VA)	Pot. Nom. (VA)	Pot. Nom. (VA)	Pot. Nom. (VA)	Pot. Nom. (VA)	Pot. Nom. (VA)	Pot. Nom. (VA)	Pot. Nom. (VA)	Pot. Nom. (VA)
18	ILUMINAÇÃO 1	F+H-T	BL	127V	240	200	R	100	100	100	100	100	100	100	100
19	ILUMINAÇÃO 2	F+H-T	BL	127V	240	200	R	100	100	100	100	100	100	100	100
20	TUGS VESTIÁRIOS	F+H-T	BL	127V	1300	1300	T	1300	1300	100	100	100	100	100	100
21	TUGS DUA	F+H-T	BL	127V	1300	1300	T	1300	1300	100	100	100	100	100	100
22	TUGS DUA	F+H-T	BL	127V	1300	1300	T	1300	1300	100	100	100	100	100	100
23	Reserva	F+H-T	BL	220V	1000	1000	RHS	500	500	100	100	100	100	100	100
24	Reserva	F+H-T	BL	220V	1000	1000	RHS	500	500	100	100	100	100	100	100
TOTAL					6600	5600	RHS-T	1300	1200	1200	1200	1200	1200	1200	1200

8 DIAGRAMA UNIFILAR - VESTIÁRIOS

SEM ESCALA


5 DIAGRAMA UNIFILAR

SEM ESCALA




9 PLANTA BAIXA - PALCO

ESCALA 1:50

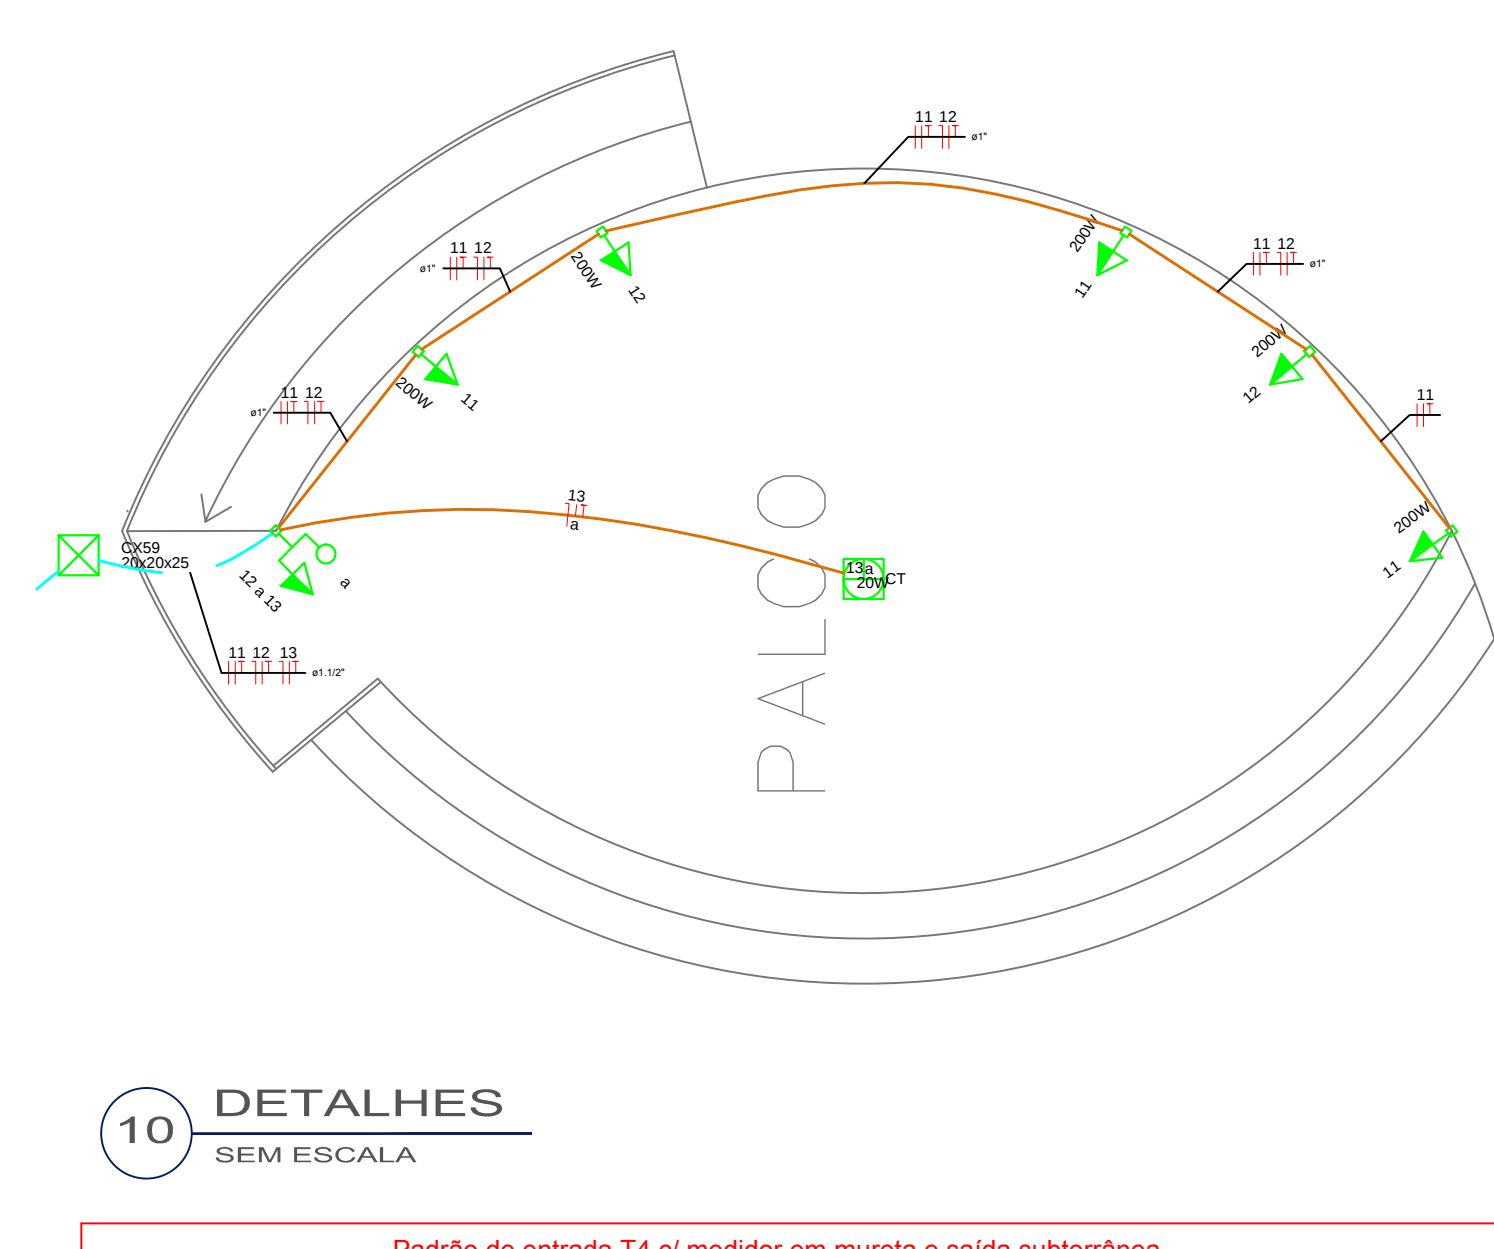


10 DETALHES

SEM ESCALA

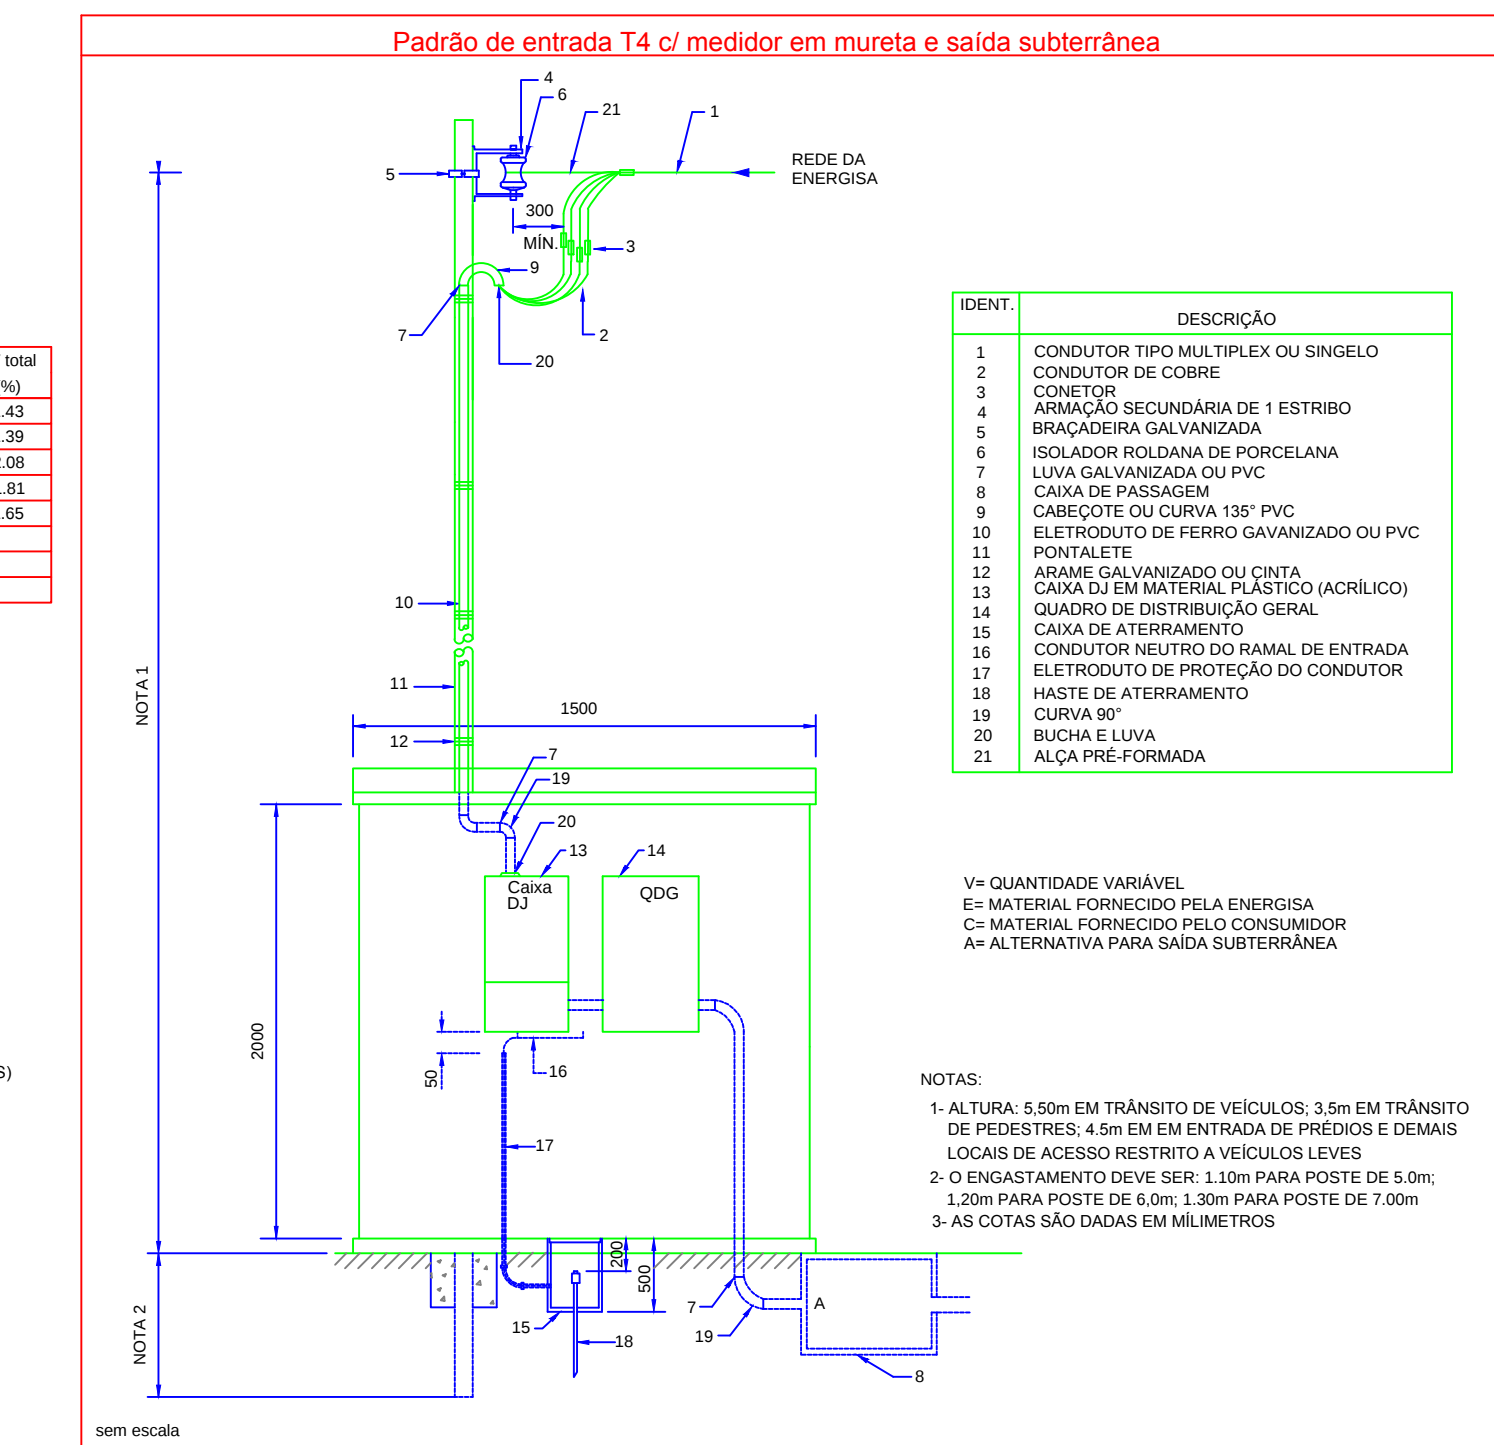


11 DETALHES

SEM ESCALA

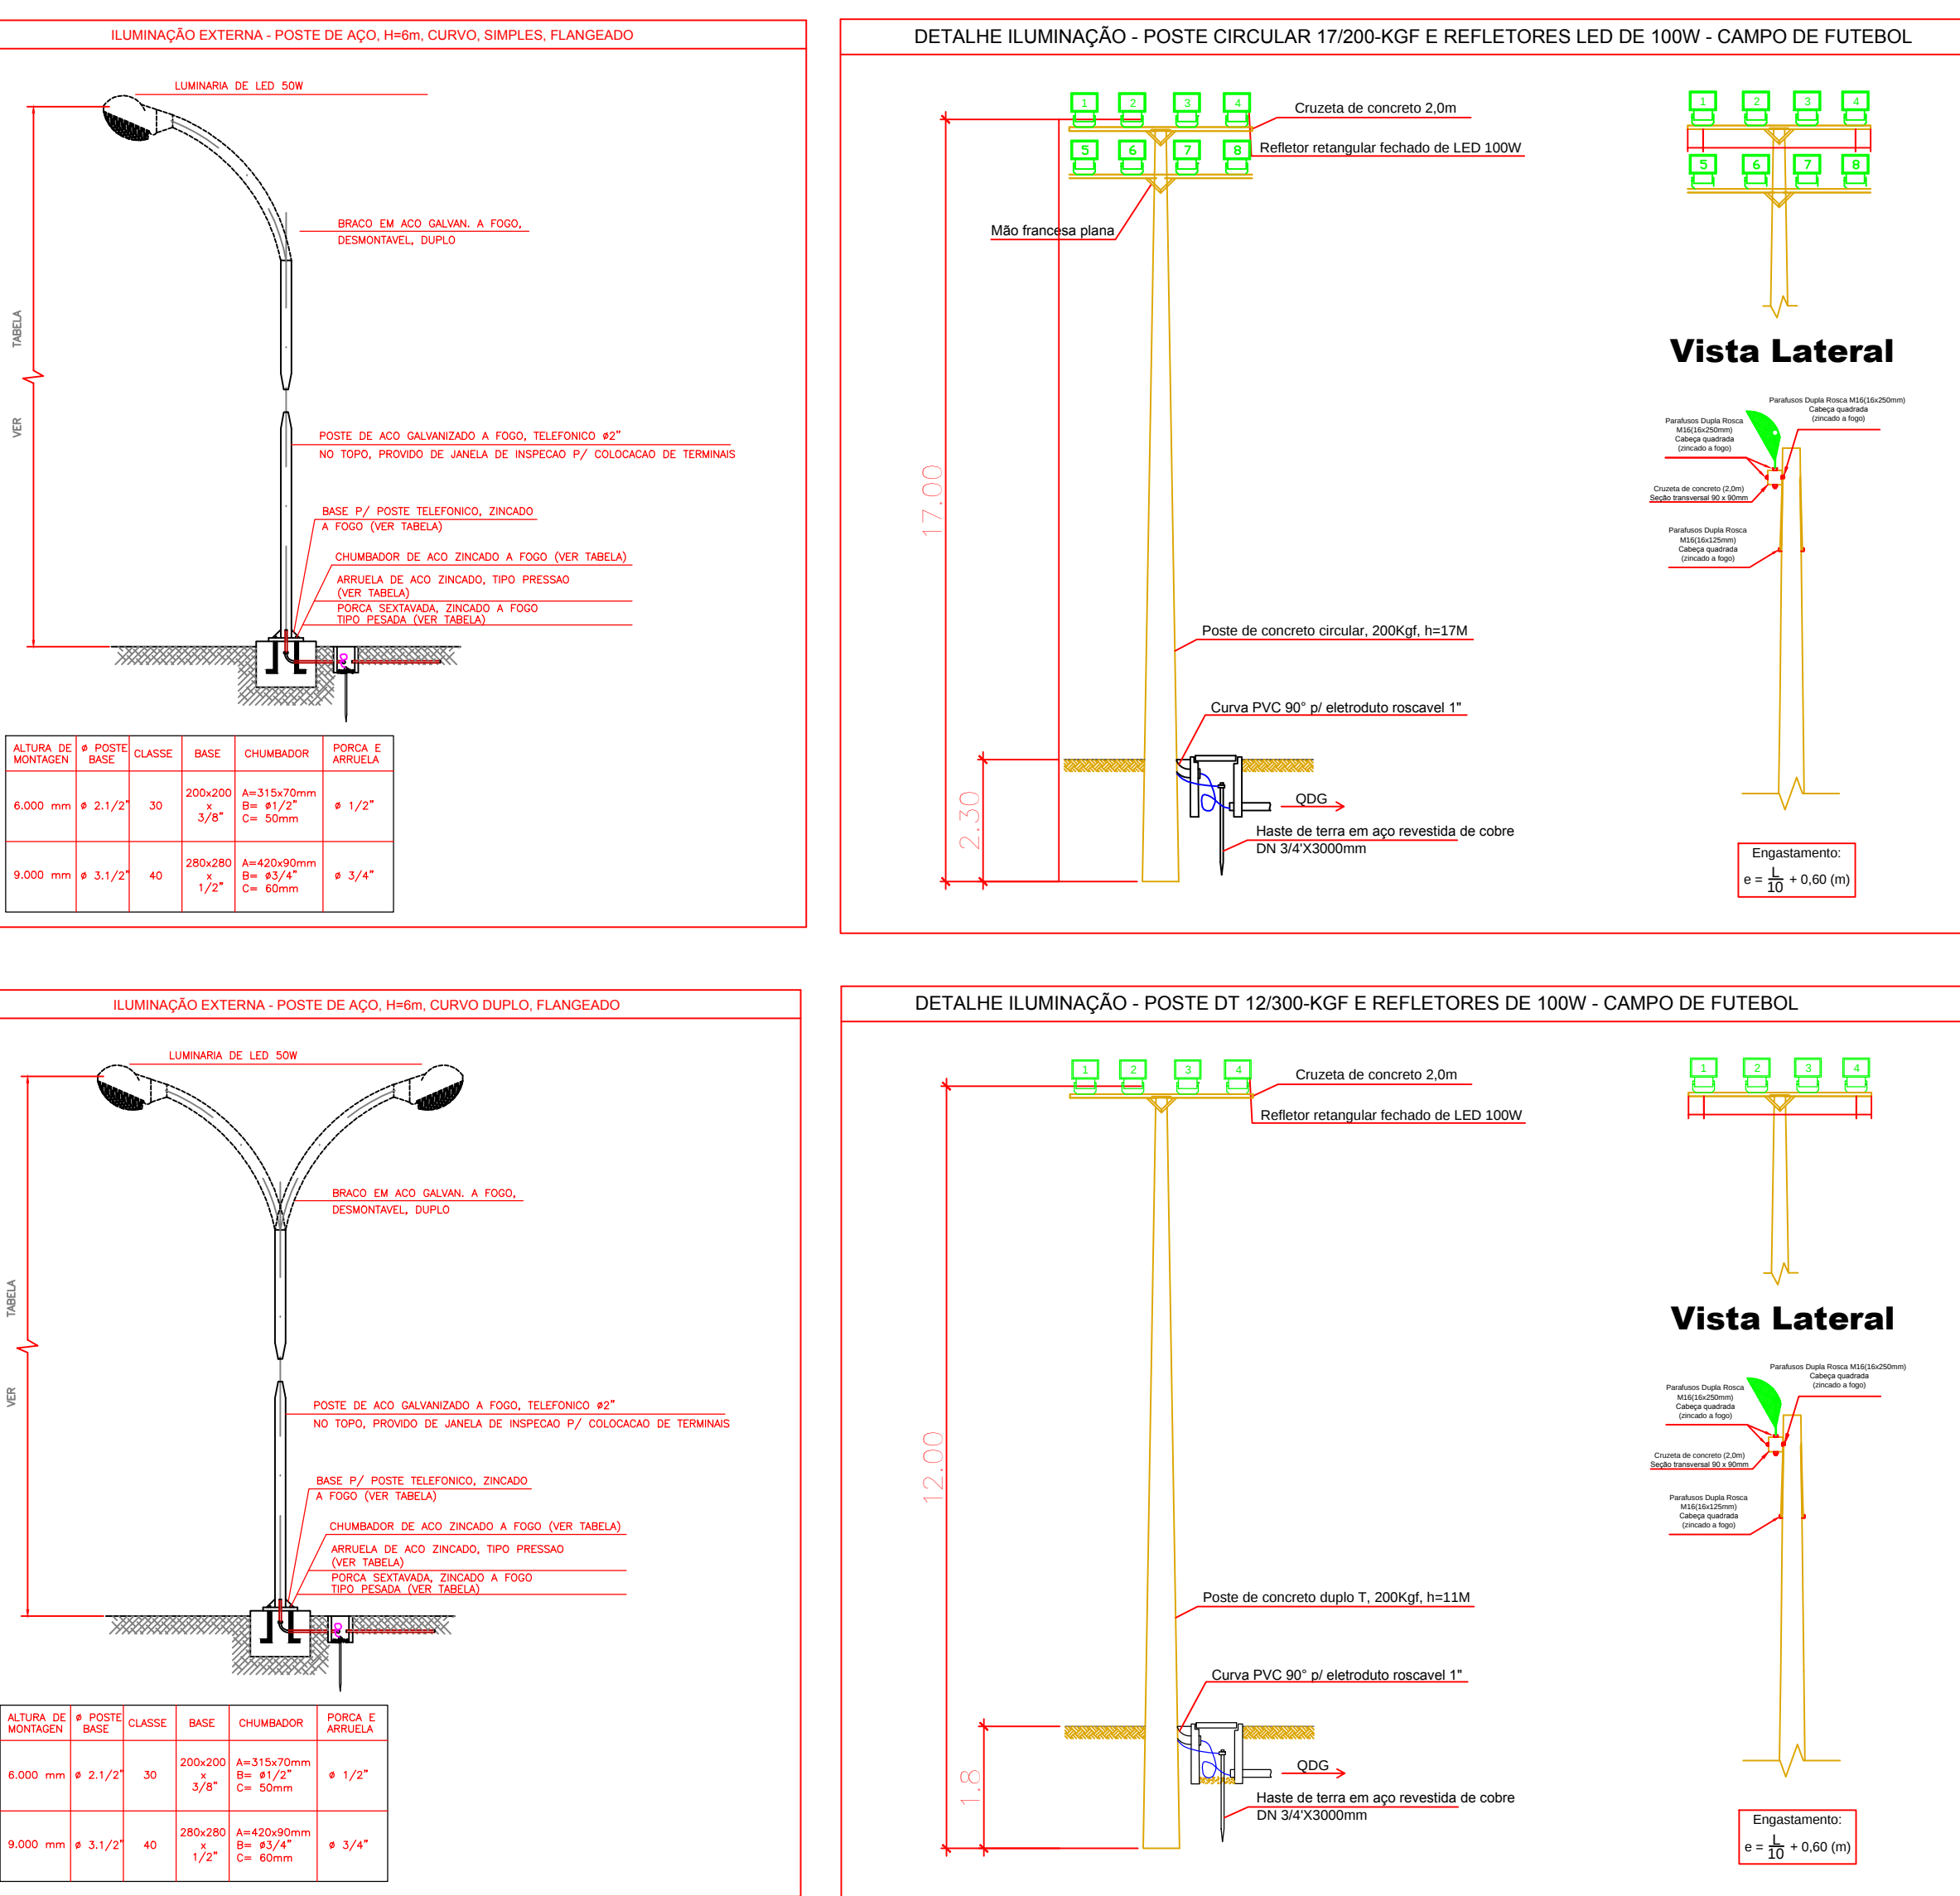


2 LEGENDA

SEM ESCALA

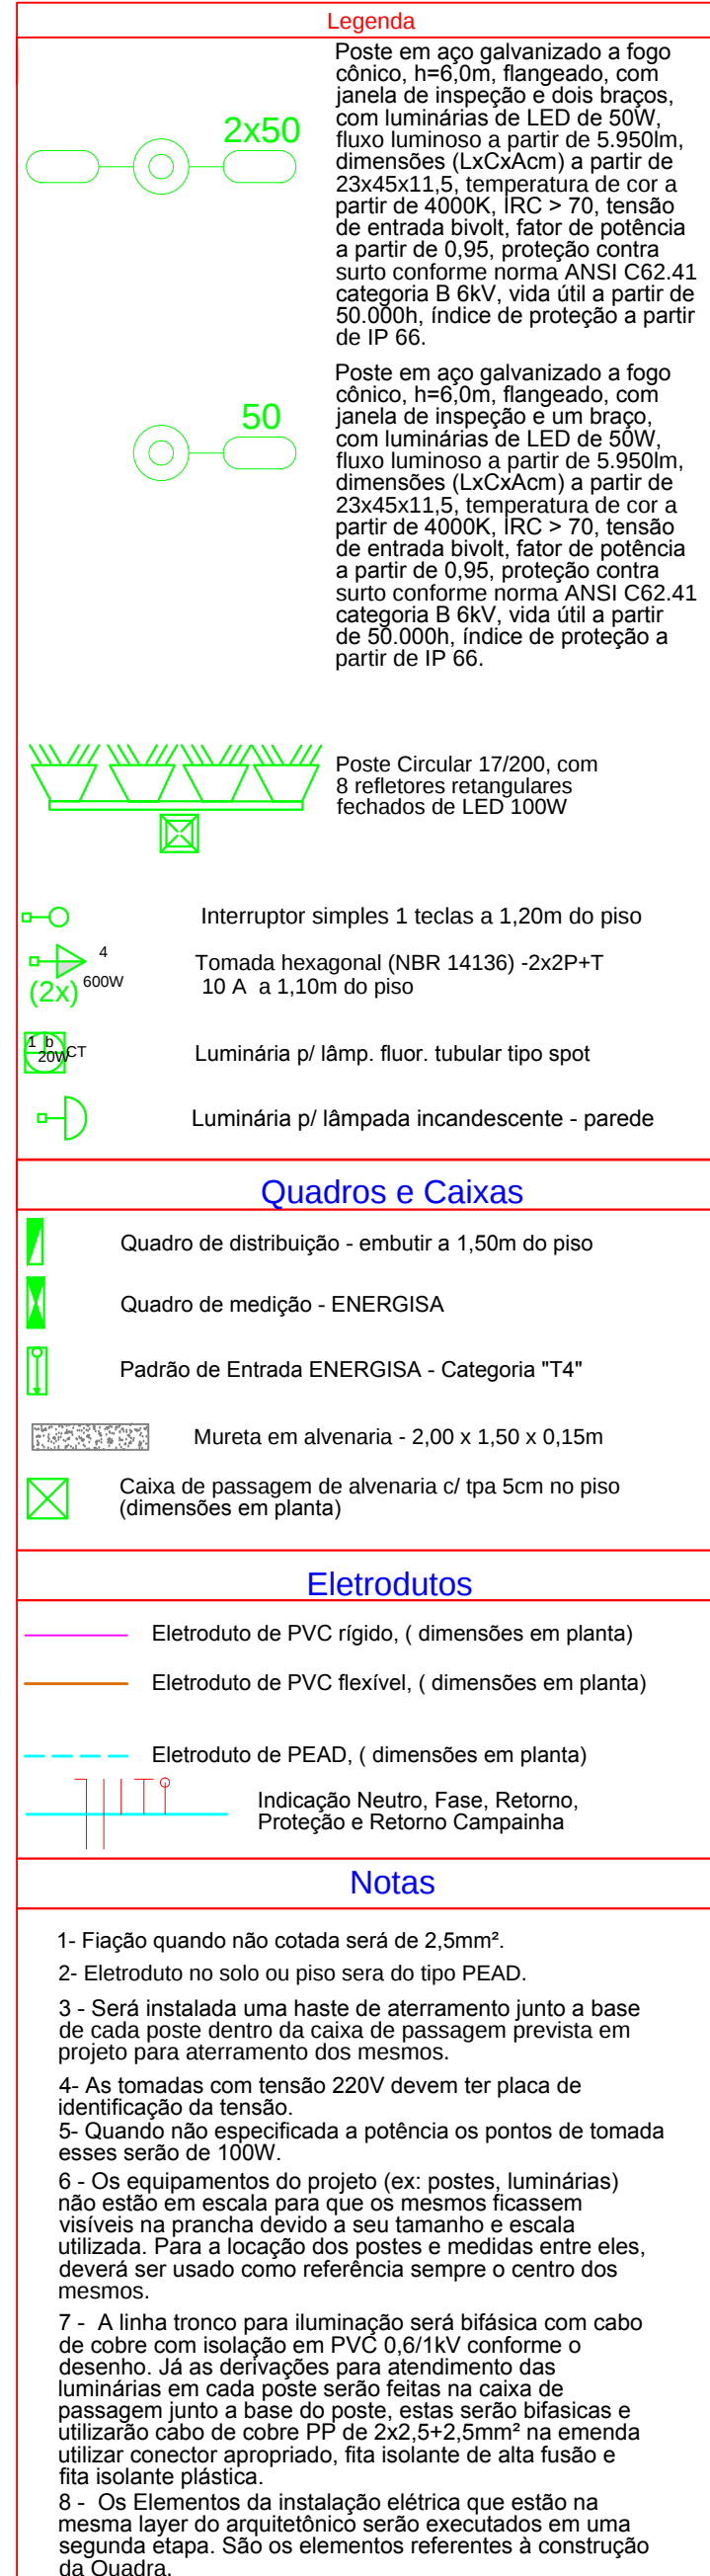

3 DETALHES

SEM ESCALA

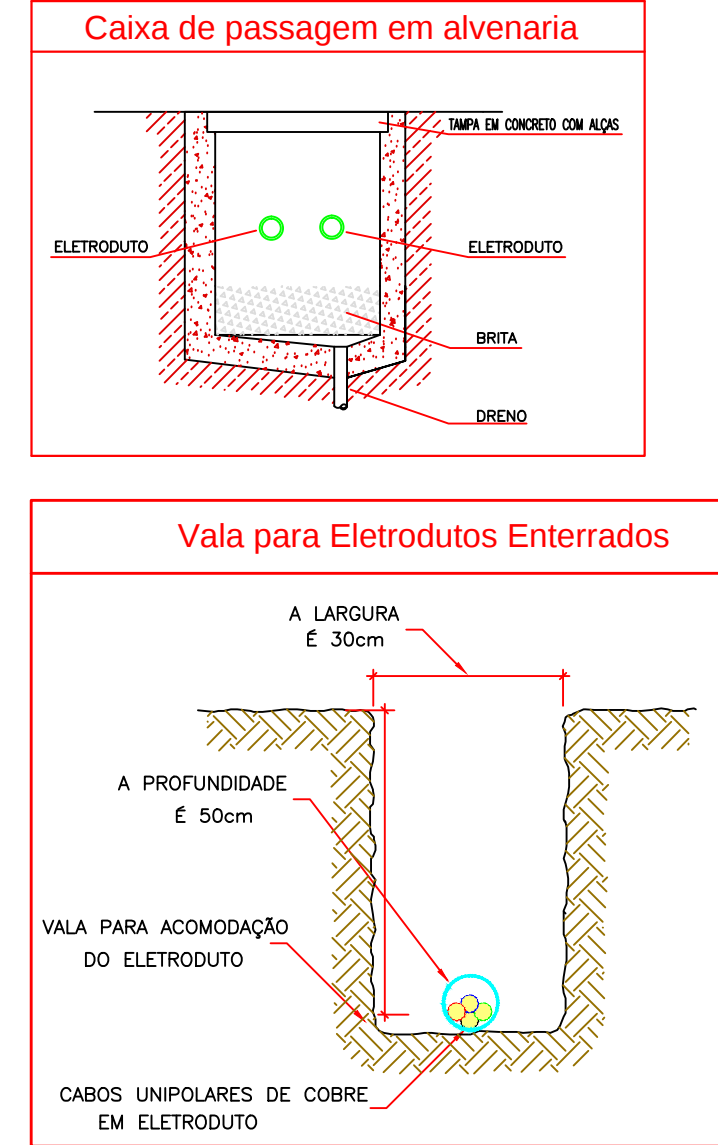

CARIMBO DE APROVAÇÃO

ASSOCIAÇÃO MATO-GROSSENSE DOS MUNICÍPIOS
COORDENAÇÃO TÉCNICA E DE PROJETOS

SITE: www.amm.org.br
E-MAIL: centraldeprojetosamm@gmail.com

ADM. NEURILAN FRAGA

TIPO DE OBRA: INSTITUCIONAL MODALIDADE: REVITALIZAÇÃO

OBRA: PRAÇA ELDOARDO

PROPRIETÁRIO/CNPJ: PREFEITURA MUNICIPAL DE PRIMAVERA DO LESTE
CNPJ: 01.974.088/0001-05

ENDEREÇO: FRENTE PARA AVENIDA 14 DE MARÇO, ESQUINA COM A RUA SILVIO OMETTO, PRIMAVERA DO LESTE-MT

AUTOR DO PROJETO: Felipe da Silva Xavier
RESPONSÁVEL TÉCNICO P/ OBRA: Felipe da Silva Xavier

ASSUNTO: PROJETO ELÉTRICO, QUADROS DE CARGAS E DEMANDA, DIAGRAMAS UNIFILARES, LEGENDA E DETALHES.

LOCAL DO ARQUIVO: MUNICÍPIO 2019, PRAÇA ELDOARDO, PRIMAVERA DO LESTE

DATA DE ENTREGA: 07/09/2019

REVISÃO: 17-09/09/2019

ESCALA: 1:200 (PLANTA BAIXA)

ART: 000000-0

TAXA DE OCUPAÇÃO: 330%

ÁREA TERRENO: 8.140,00 m²

ÁREA TOTAL A CONSTRUIR: 2.269,54 m²

ÁREA TOTAL DE CONSTRUÇÃO: 1.346,31 m²

COEFICIENTE DE APROPRIAMENTO: (Conforme legislação municipal)

DESENHO: Felipe Xavier

ELE

FOLHA Nº

01

01